


MESSA IN SICUREZZA ED ADEGUAMENTO ANTINCENDIO DELL'EDIFICIO SCOLASTICO ADIBITO A SEDE DECENTRATA I.I.S. CECCANO CON INDIRIZZO I.P.S.S.E.O.A. SITO IN VIA PAOLO BORSELLINO, 1 - CECCANO (FR)

RISORSE PER LE SCUOLE SECONDARIE DI SECONDO GRADO DI PROVINCE E CITTA' METROPOLITANE PIANO QUINQUENNALE DA 855 MILIONI DAL 2020 AL 2024 Legge 160/2019 Art.1 c.63

TITOLO TAVOLA:

PROGETTO ANTINCENDIO - LUCI EMERGENZA

PROGETTO ESECUTIVO

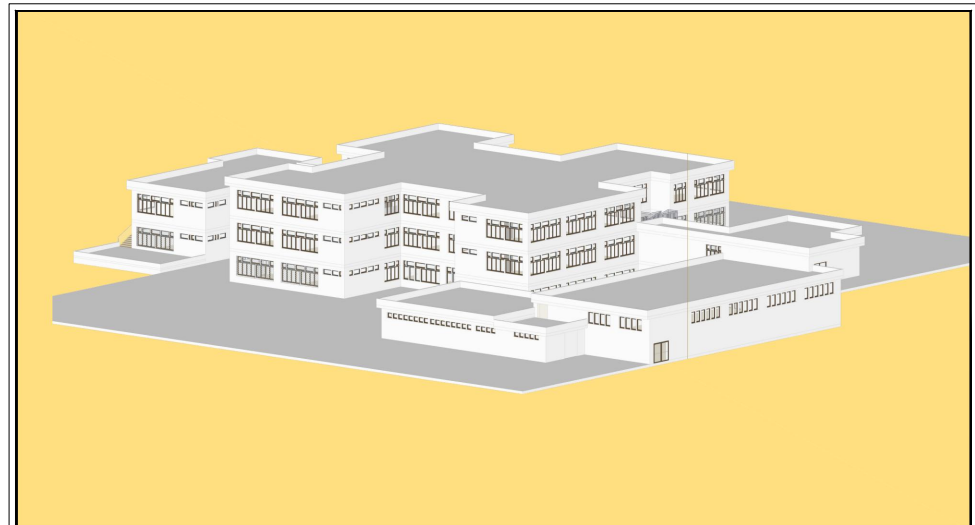

TAVOLA

2.5

SCALA

1:200

DATA

Agosto 2023

AGGIORNAMENTO:

IL PROGETTISTA

RTP EURO CECCANO.1

Mandatario/Gruppo

Studio di Ingegneria EURO.PRO INGEGNERIA SRL

Sede Legale: Via Perugia 11 - 00185 Roma (RM)

Sede Operativa: Via Vecchia Esperia n.2 - 03040 Castinovo Parano (FR)

 
 
Legale Rappresentante - Ing. Oreste DE BELLIS

Mandatario

Studio di Ingegneria Ing. Giuseppe Vincenzo CESTRONE


Sede: Via Benedetto Croce snc - 03037 Fontevivo (FR)

LEGENDA:

	Lampada di sicurezza da 18 W, autoalimentata, autonomia 60min, di tipo SE "Sola Emergenza"
	Lampada di emergenza 1x20W, provvista di batteria nichel-cadmio, normalmente accesa con pannello CEE con indicazione via esodo
	Centrale di Controllo Illuminazione di Emergenza
	Percorso di Usclta
	Direzione Percorso di Usclta


PIANO TERRA

Scala 1:200

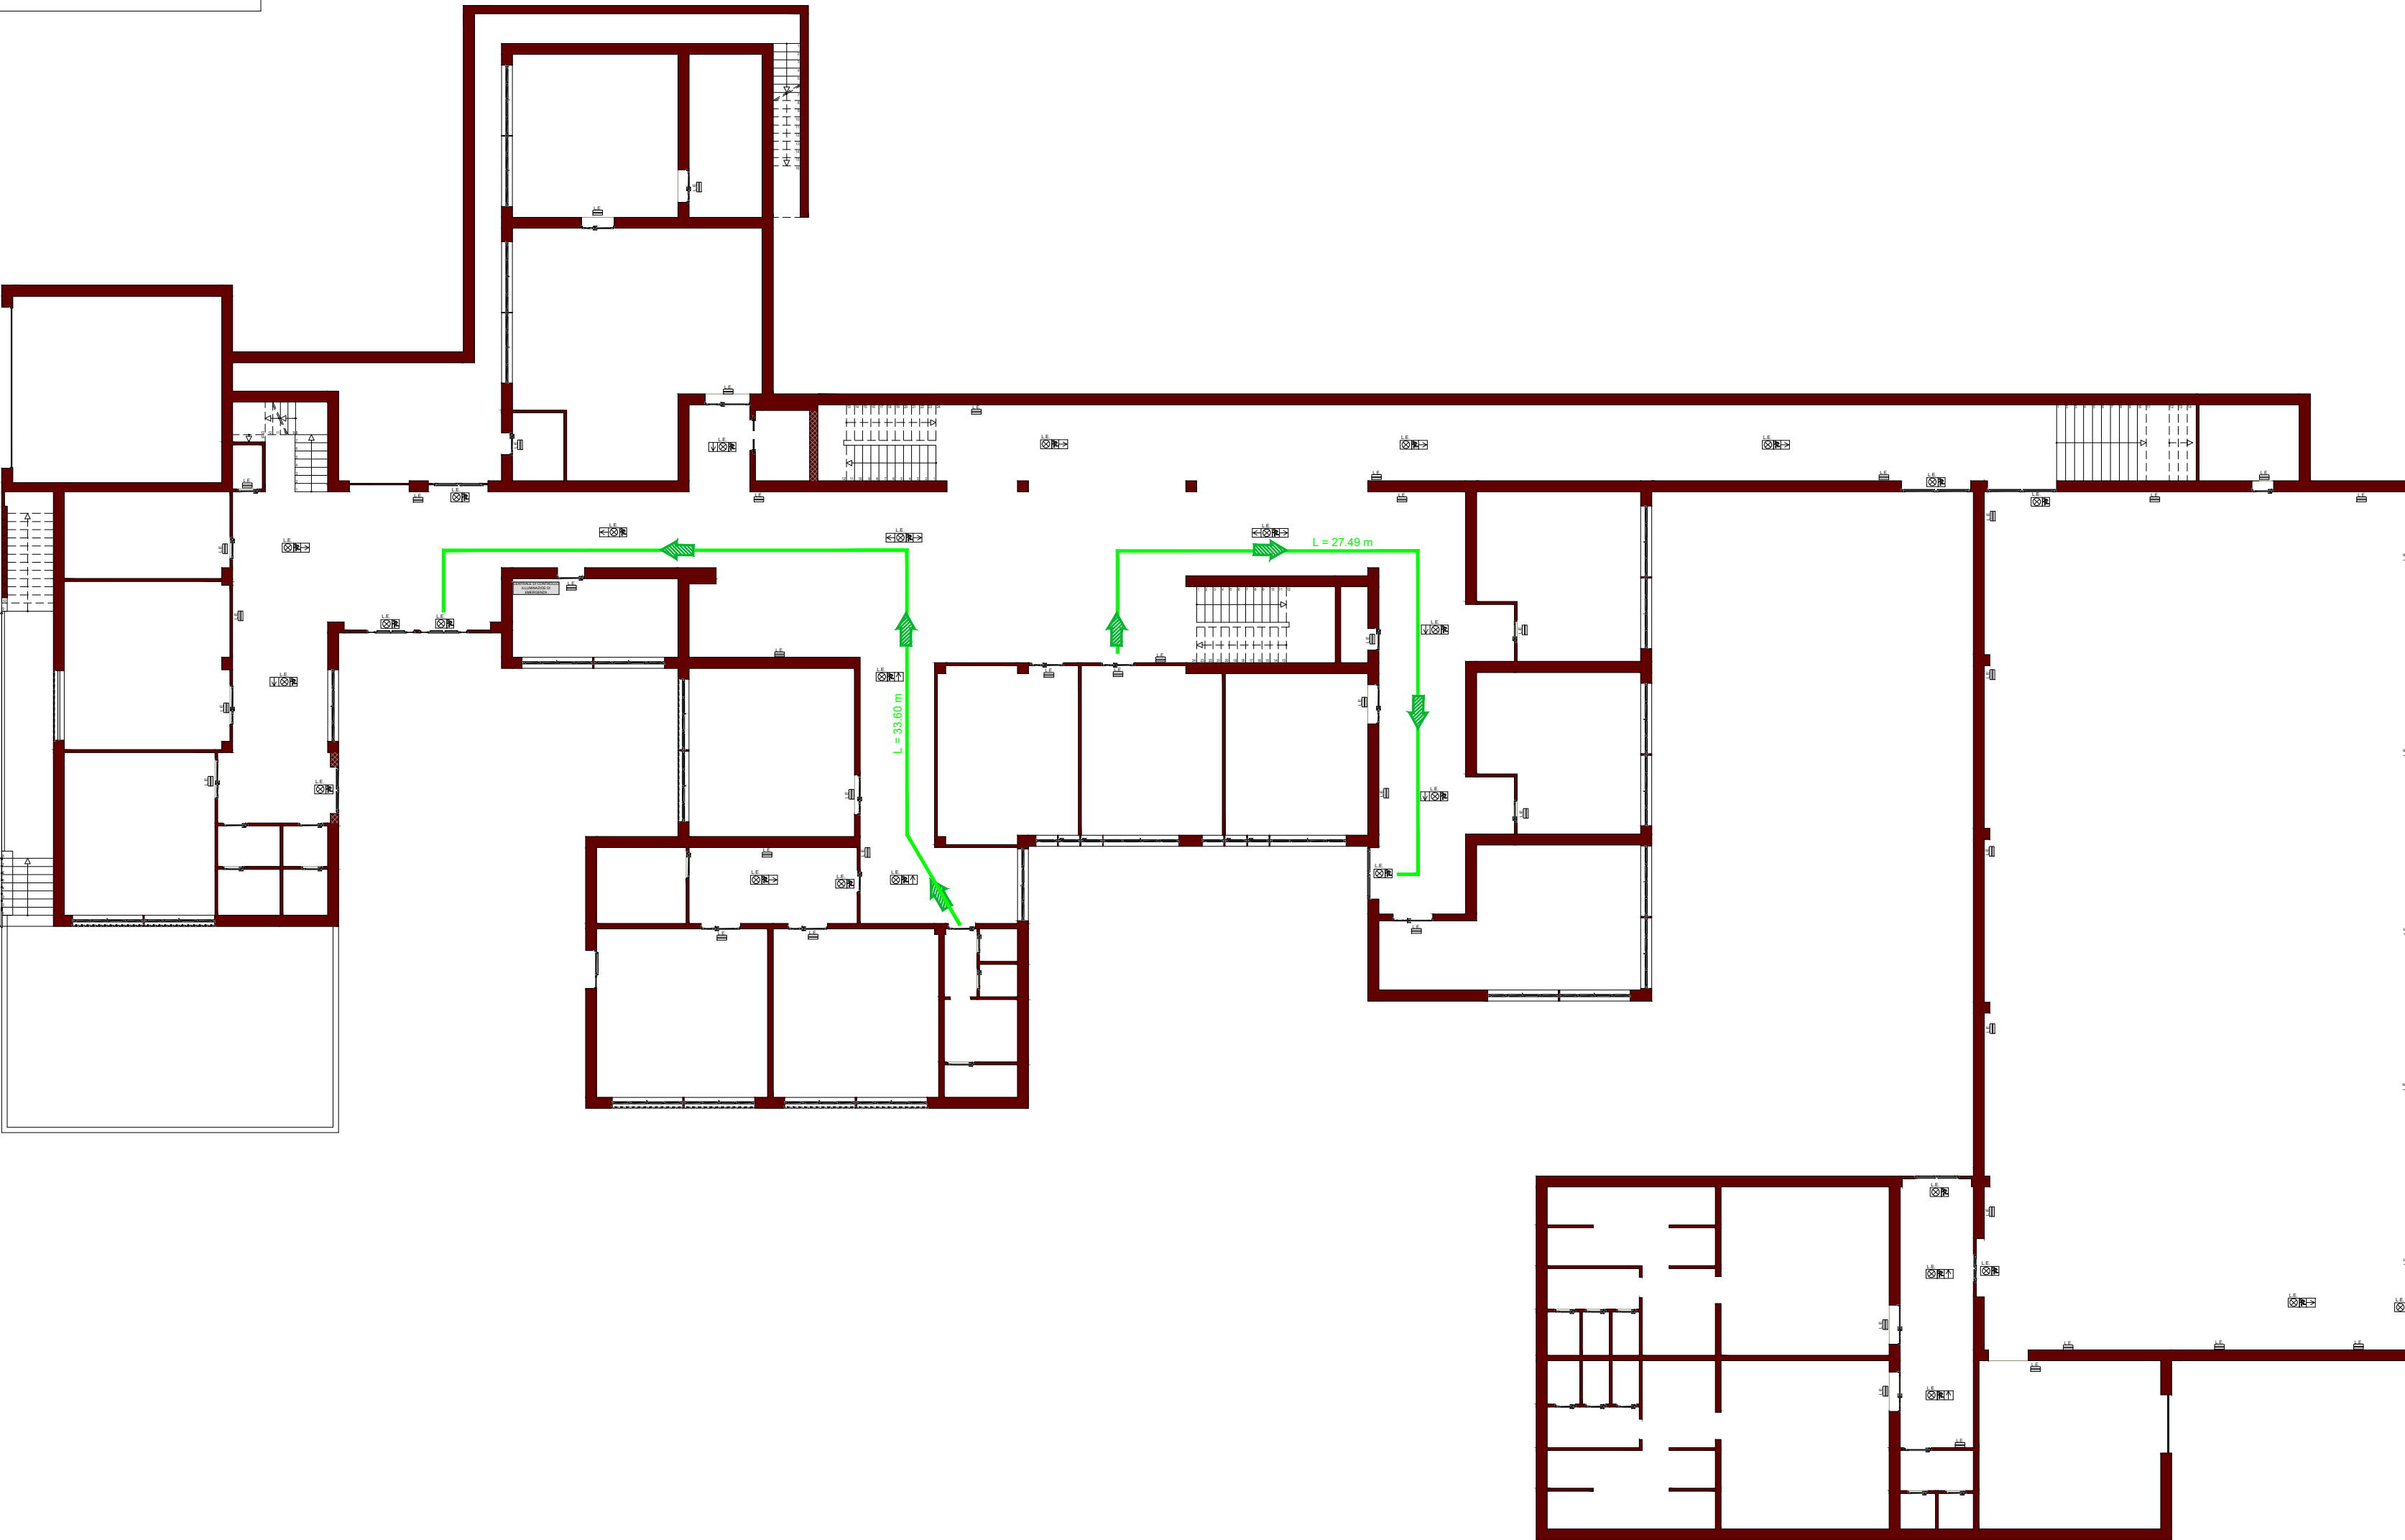

PIANO PRIMO

Scala 1:200

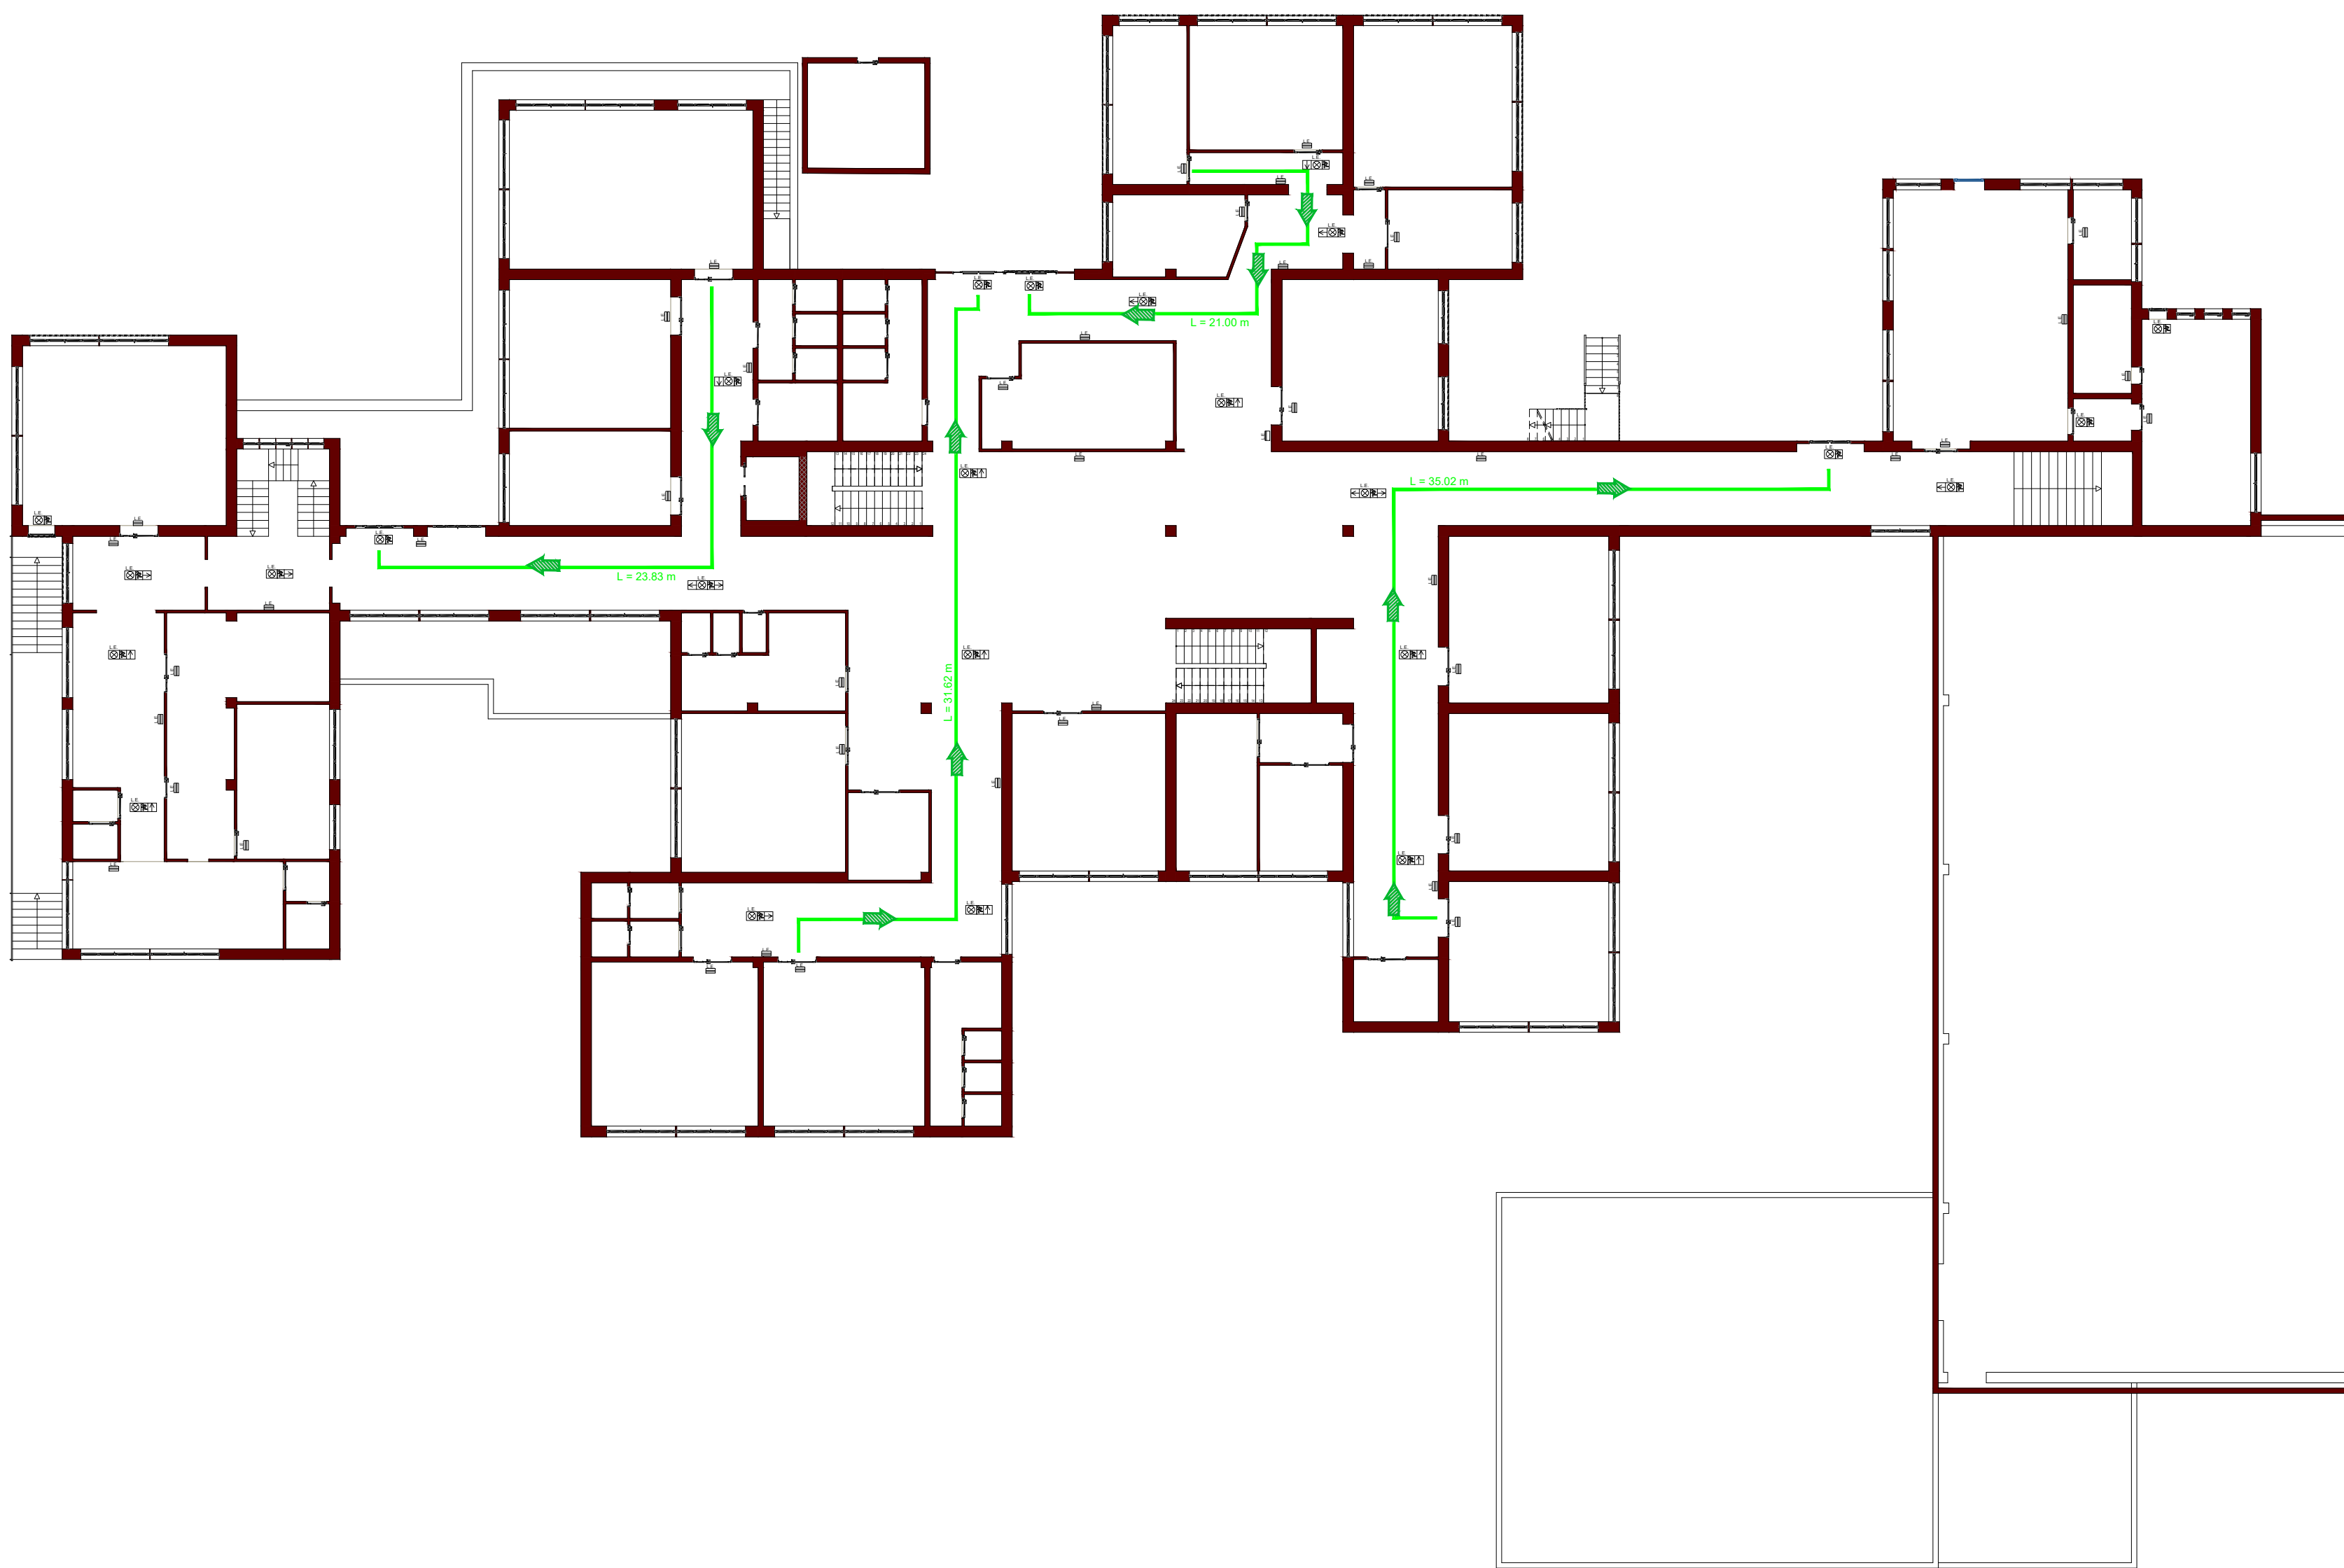

PIANO SECONDO

Scala 1:200

