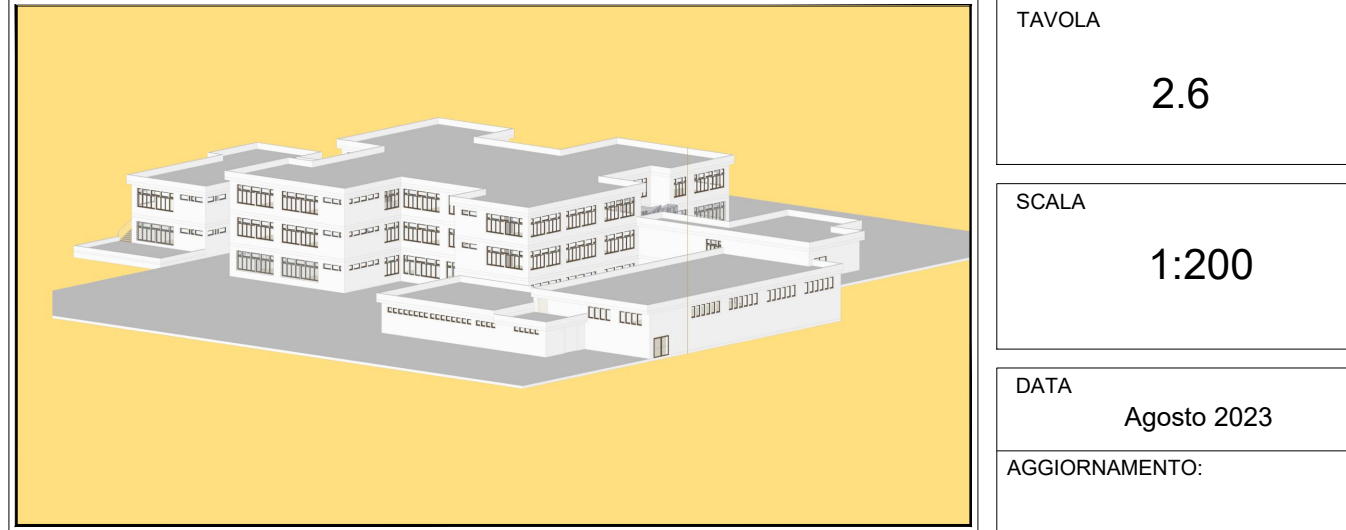
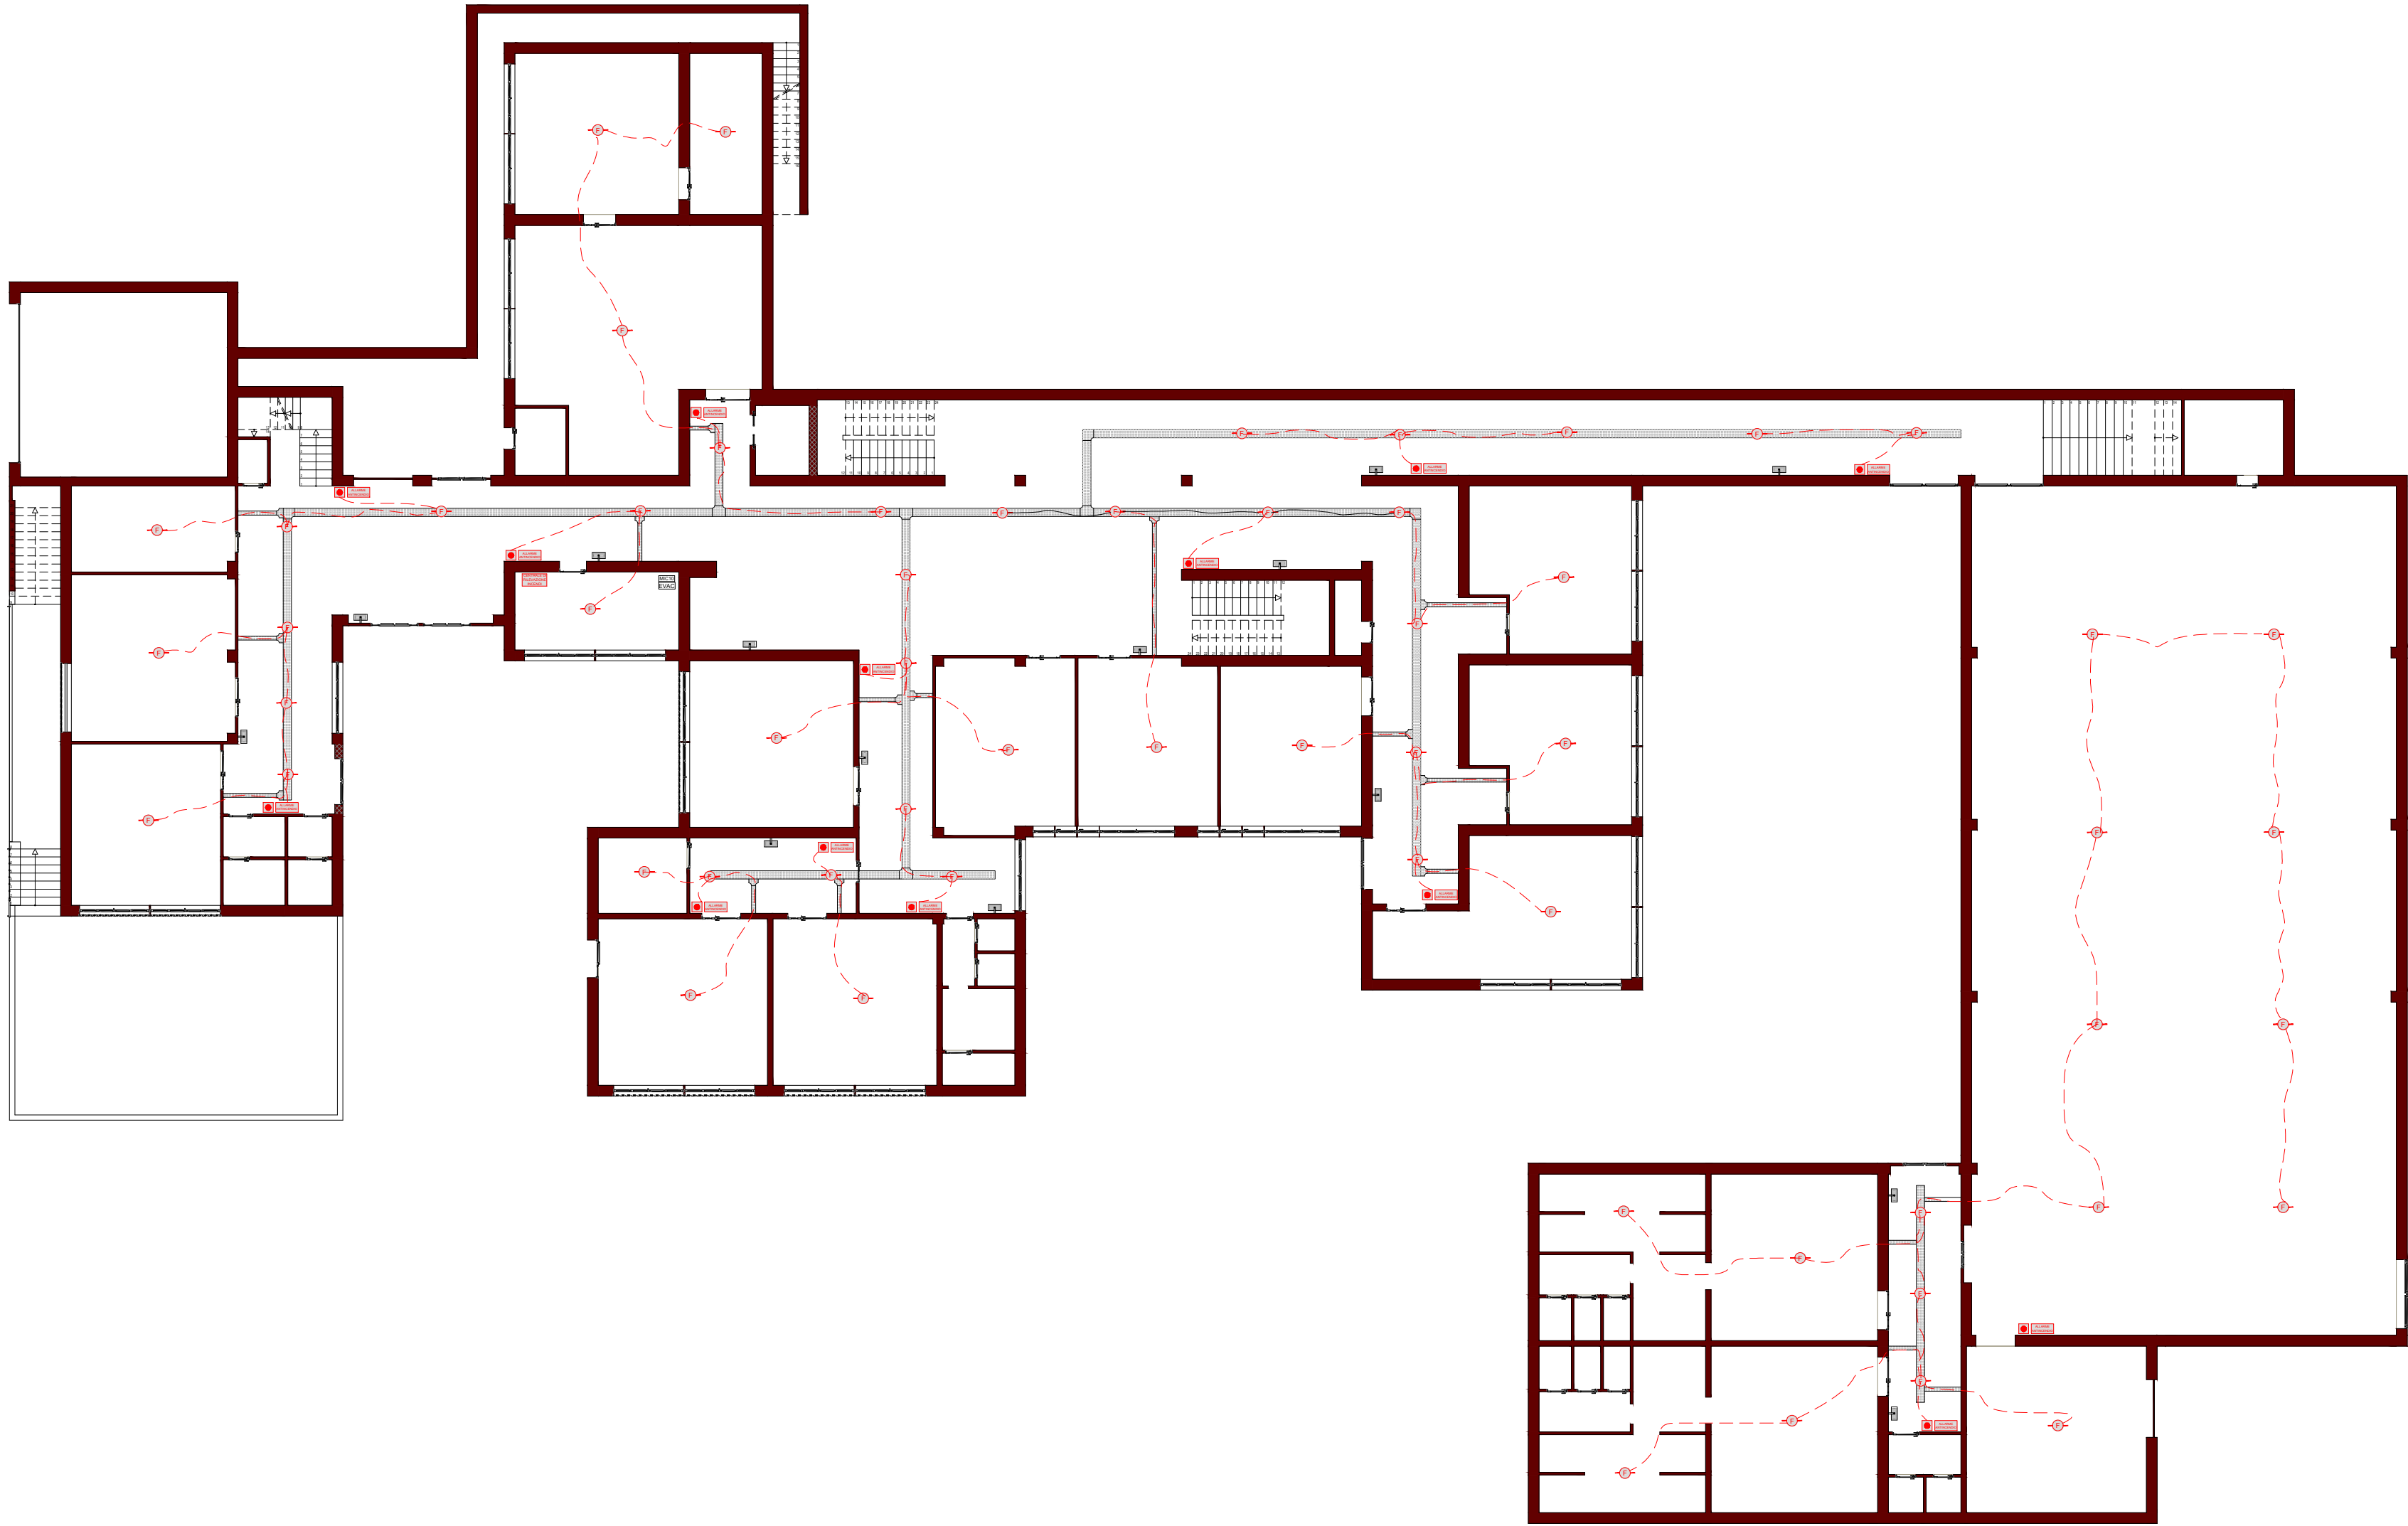




PIANO TERRA

Scala 1:200



PIANO PRIMO

Scala 1:200

 
 
 
 
 
 


PIANO SECONDO

Scala 1:200



LEGENDA:

	Rivelatore ottico di fumo ad effetto Tyndall con isolatore integrato. Analisi del segnale digitale a microprocessore. Autocompensazione del livello di sporco e segnalazione per manutenzione. Segnalazioni luminose ad alta visibilità. Certificazione secondo EN 54-7 e EN 54-17. Compreso di gamma di riporto per rivelatori installati all'interno del contrasoffitto.		Targa ottica acustica per segnalazione allarmi, corredata di pulsante di segnalazione manuale.
	Centrale antincendio indirizzata fornita di serie con un loop ed è espandibile con un secondo loop aggiuntivo. A ciascun loop possono essere collegati fino a 250 dispositivi indirizzati (rivelatori, pulsanti, moduli I/O, sirene ecc.), suddivisibili in un massimo di 16 zone. La centrale viene fornita in un robusta contenitore metallica e riporta sul frontale tutte le segnalazioni e i comandi conformemente ai requisiti richiesti dalla standard EN54-2 mediante indicazioni luminose a led e display LCD alfanumerico. Certificazione secondo EN 54-2 ed EN 54-4.		Collegamento dispositivi indirizzati a contrasoffitto mediante l'utilizzo di idoneo cavo antinfiamma.
			EVAC Centrale EVAC impianto di evacuazione vocale
			Base Microfonica impianto di evacuazione vocale
			MIC10 Diffusori sonori bilaterali impianto di evacuazione vocale
			SIRENA ELETTRONICA